

**PRZEDSIĘBIORSTWO
USŁUG WODNO-KANALIZACYJNYCH
W PASŁĘKU** - jednostka operatorska
Spółka z ograniczoną odpowiedzialnością
(PUNK w Pasłęku - jednostka operatorska - sp. z o.o.)
14-400 PASŁĘK ul. Wojska Polskiego 35c
tel/fax 055 249 40 62 055 649 40 63
REGON 170961101 NIP 578-27-46-620


**PRZEDSIĘBIORSTWO USŁUG
WODNO-KANALIZACYJNYCH W PASŁĘKU**
JEDNOSTKA OPERATORSKA z o.o.
14-400 PASŁĘK, ul. Wojska
Polskiego 35c
Uzgodniono projekt / wyliczenia /
wycenę / 7412350 / remont /
obrotów / drogi / kanalizacji /
ul. Mirosław Klotzke /
w Pasłęku /
znak L. dz. D / Die / 88501 / 2018

**STARSZY
Inspektor ds. technicznych**
mgr inż. Piotr Śledź

LEGENDA:

- projektowany chodnik - kostka szara gr. 6 cm
- projektowane obrzeże chodnikowe
- projektowany krawężnik

Woj.: warmińsko-mazurskie
Pow.: pasłęcki
Miejsc.: Pasłęk
Dz. nr.: 20/1, 20/2, 44/2

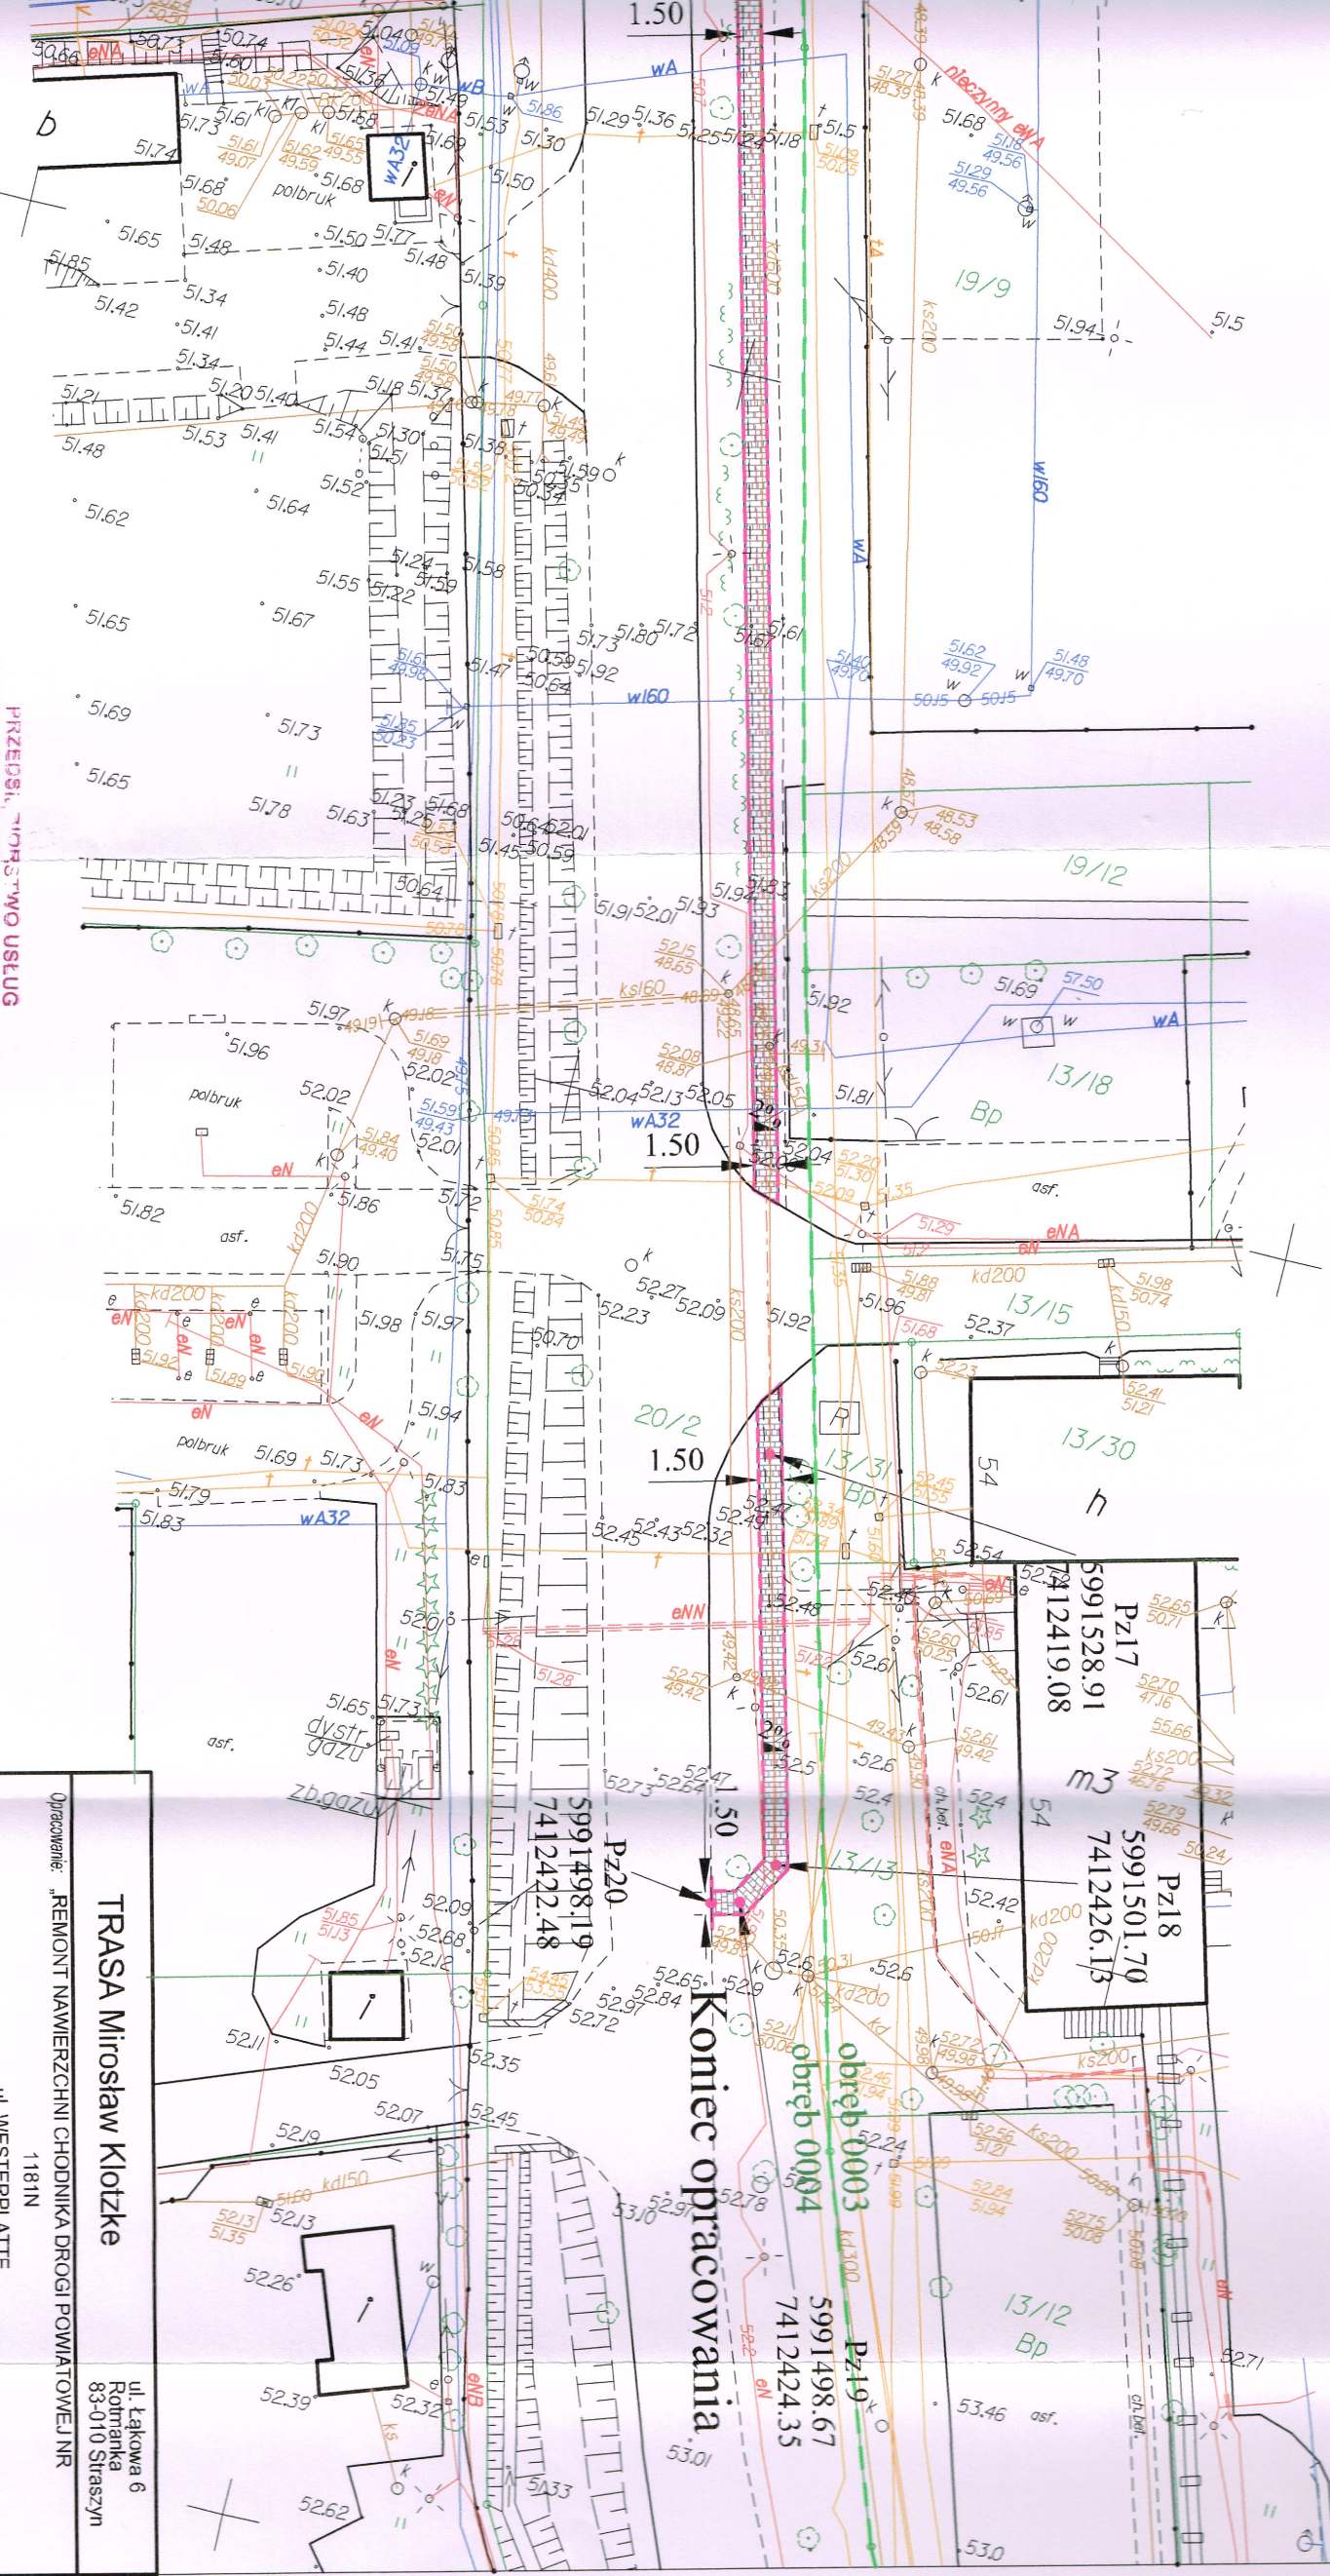

| | |
|---|--|
| TRASA Mirosław Klotzke | |
| Dzielenie: REMONT NAWIERZCHNI CHODNIKA DROGI POWIATOWEJ NR 1181N ul. WESTERPLATTE | |
| (odc. od wjazdu na dworzec PKP do bazy GDDKiA w Pasłęku) | |
| Investor: | Zarząd Dróg Powiatowych w Elblągu z siedzibą w Pasłęku ul. Dworcowa 6, 14-400 Pasłęk |
| Rysunek: | Plan Zagospodarowania Terenu |
| Faza: | Projekt Wykonawczy |
| Bransz: | drogi |
| Projektant: | mgr inż. Mirosław Klotzke upr. bud. nr 1730/01 |
| Sprawdzający: | mgr inż. Marek Makosa upr. aud. nr POW.0001/P.000169 |
| Nr rysunku: | 2 |
| Data: | 10.2018 |
| Skala: | 1:500 |
| Podpis: | <i>M. Makosa</i> |